


戶號	N-06	樓層	07F
比例	1/60		

▲ 美河市 平面配置方案 SCALE:1/60

Yu-Photon design
御風堂國際創意空間設計公司
TEL:02-29905468 FAX:02-22768424

工程名稱 PROJECT	美河市蔡公館 平面配置方案	比例尺 SCALE	SCALE:1/60	設計 DESIGNED BY	JOHNSON	核准 APPROVED BY	業務號碼 JOB NO.	說明	圖號
圖面名稱 DRAWING TITLE		日期 DATE	20100225	繪圖 DRAWN BY		核對 CHECKED BY	圖號 DRAWN NO.		

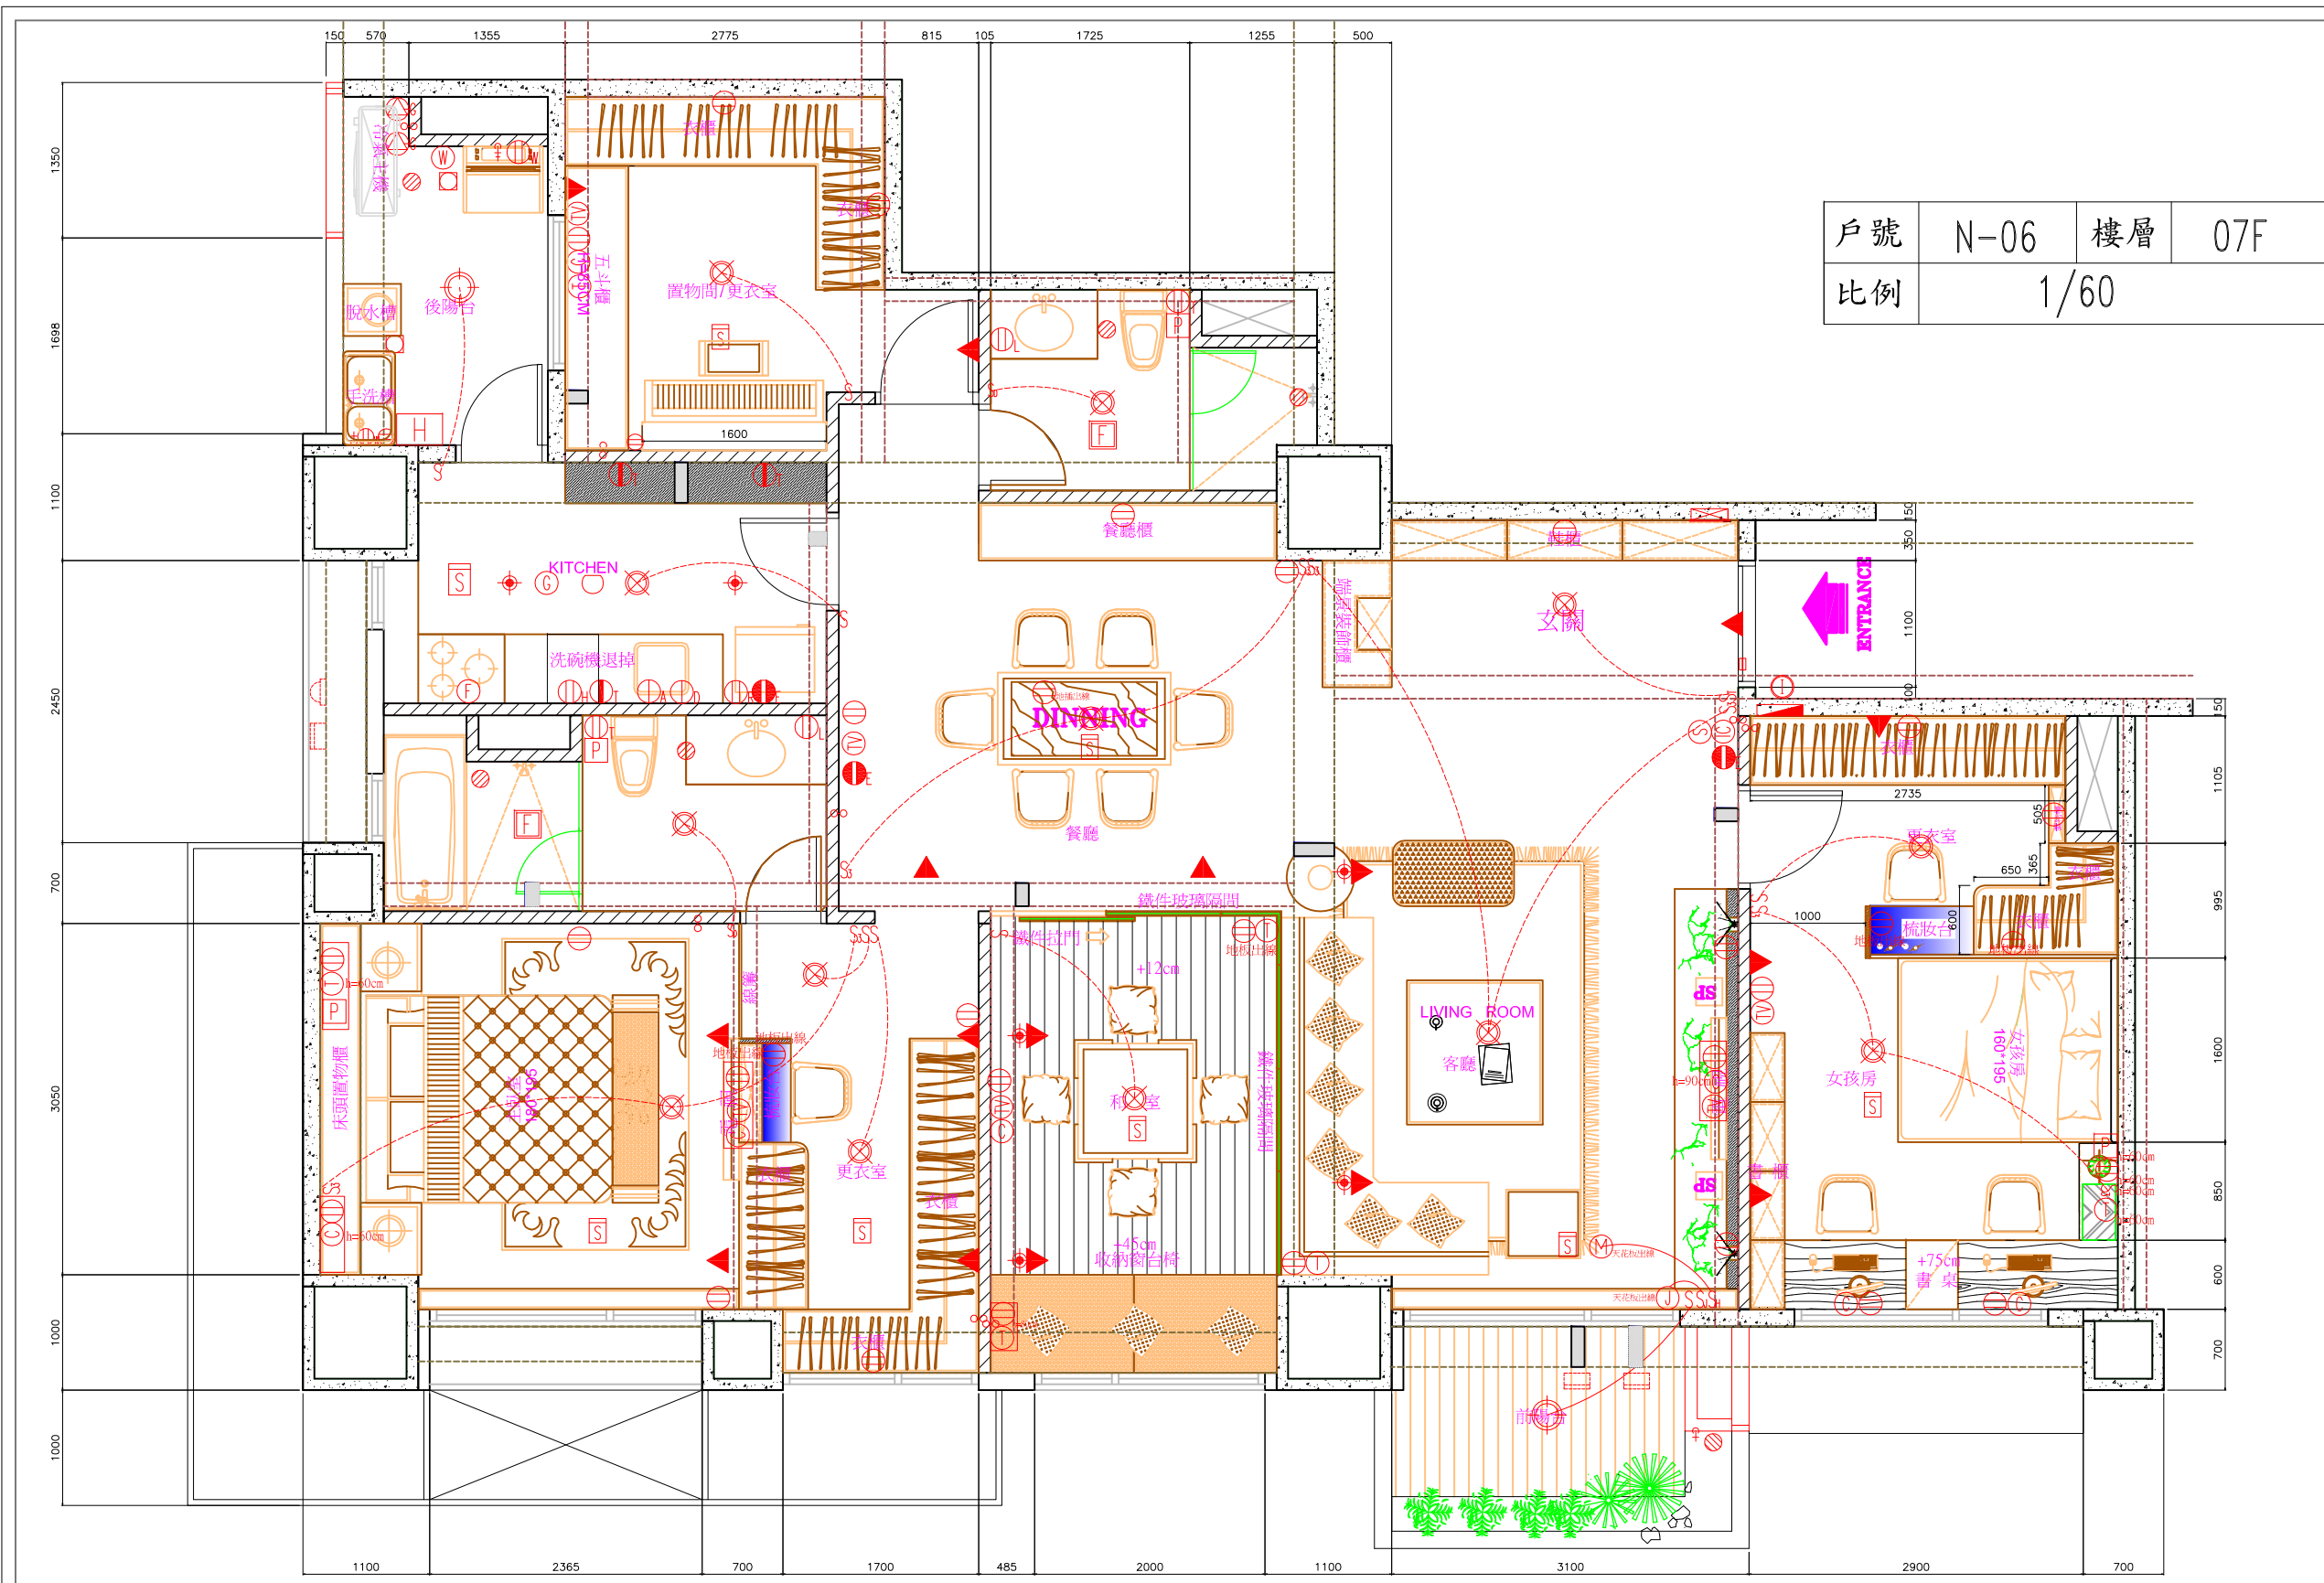


戶號	N-06	樓層	07F
比例	1/60		

符號	設備名稱
▲	電燈配(分)電箱
F	浴廁排風(客廳廁所用)
F	多功能浴廁排風(主臥房用)
⓪	電動窗簾出線口(配合窗6)
Ⓜ	全熱交換器出線口(頂板)
☉	陽台燈
⊗	室Q燈
P	緊急押扣
⓪	一般插座
Ⓜ	洗衣機, 衣機
Ⓜ	碗機單連插座
Ⓜ	馬桶單連插座
Ⓜ	洗碗機單連插座
Ⓜ	抽油煙機單連插座
Ⓜ	冰箱單連插座
Ⓜ	廚房單連專插
Ⓜ	洗手台雙連插座
Ⓜ	緊急電源插座
Ⓜ	鹵素爐專用插座
Ⓜ	空調電源出線口
Ⓜ	瓦斯遮斷機電源出線口
Ⓜ	對講子機
Ⓜ	保全/對講主機
Ⓜ	瓦斯偵測器
S	單切螢光開關
S	三路螢光開關
S	開關(主浴廁用)
S	全熱交換器開關
■	磁簧開關(配合門窗)
S	延遲開關
Ⓜ	各6智能箱
Ⓜ	資訊插座
Ⓜ	電視插座
Ⓜ	電話插座
+	洗衣機長頸龍頭
+	長頸龍頭
∞	空調排水孔
⊗	浴室, 陽台(防臭型附存水彎)
⊗	洗衣機排水口
H	熱水器(預留冷熱水出口)
E	緊急照明壁掛式
▲	自動撒水頭(側噴式)
S	偵煙型感知器(附確認燈)
○	定型感知器(附確認燈)
+	自動撒水頭
■	預留穿?孔
Ⓜ	緊急廣播(?頂或吸頂)
⊗	排氣孔

美河市 水電配置圖 SCALE:1/60

Yu-Photon design 御風堂國際創意空間設計公司 TEL:02-29905468 FAX:02-22768424	工程名稱	美河市蔡公館 水電配置圖	比例尺	SCALE:1/60	設計	JOHNSON	核准	業務號碼	說明	圖號
	圖面名稱		日期	20100225	繪圖		核對	圖號		

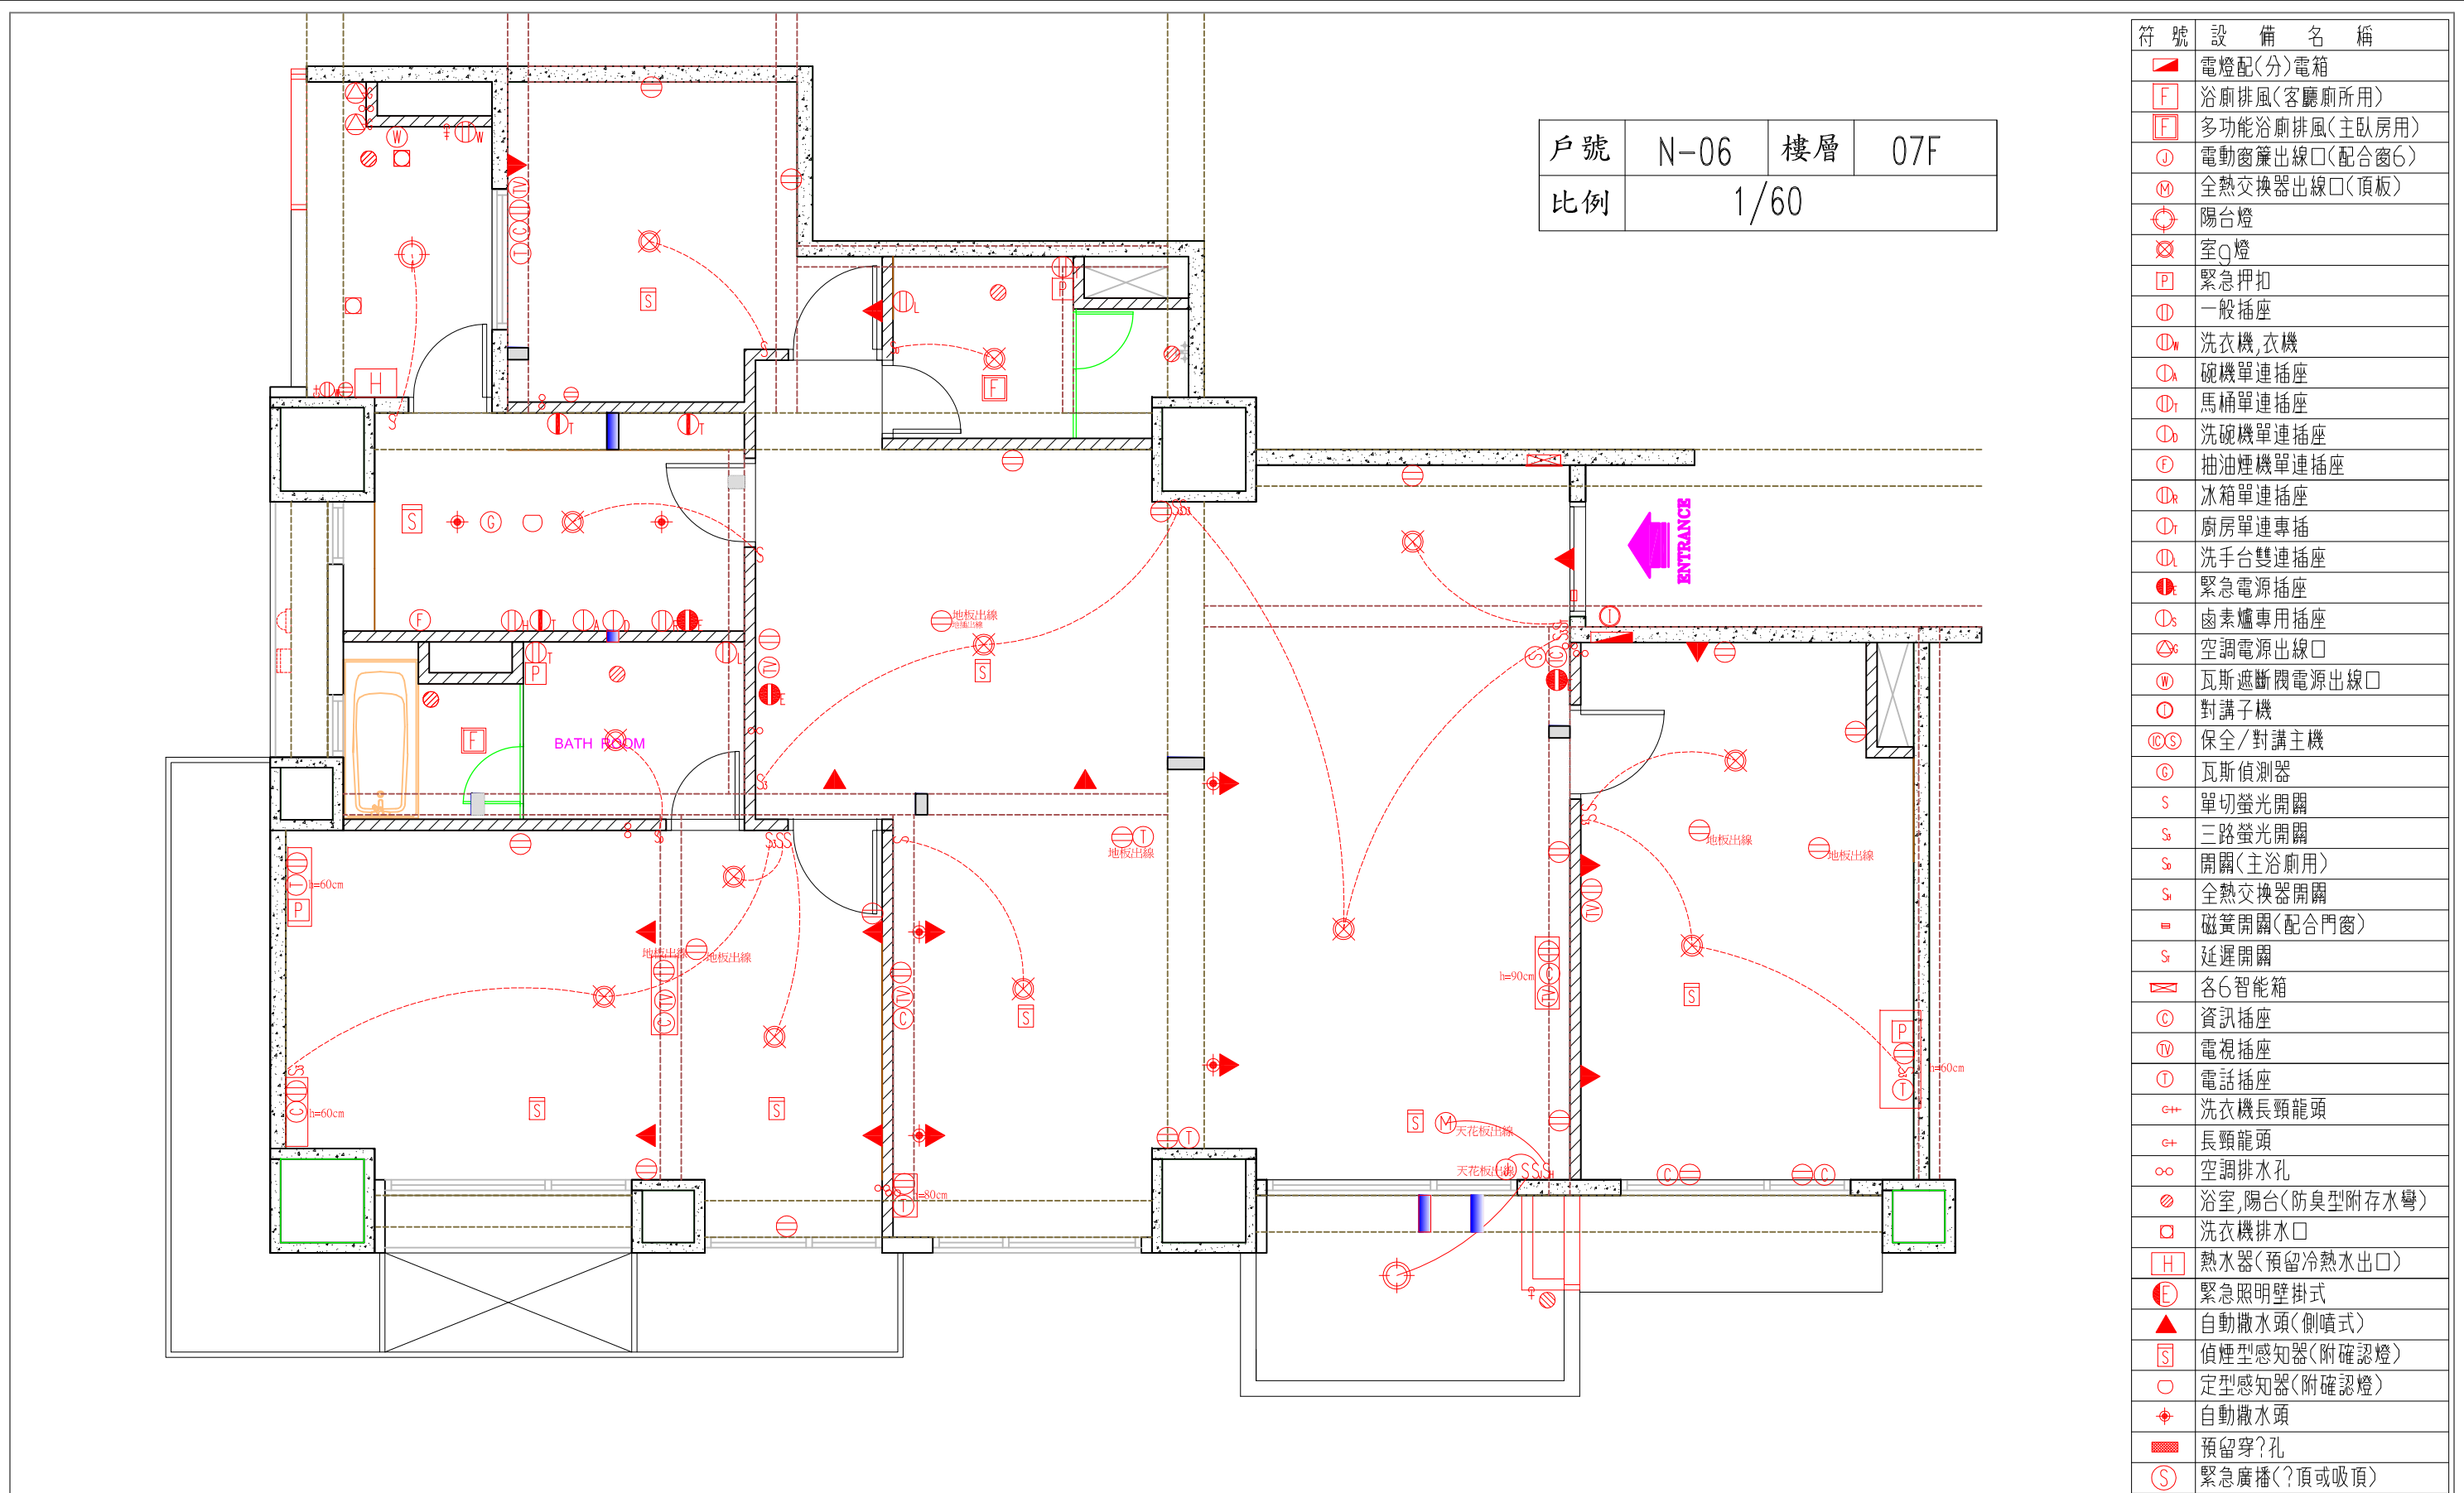


戶號	N-06	樓層	07F
比例	1/60		

符號	設備名稱
⏏	電燈配(分)電箱
F	浴廁排風(客廳廁所用)
F	多功能浴廁排風(主臥房用)
Ⓛ	電動窗簾出線口(配合窗)
Ⓜ	全熱交換器出線口(頂板)
☉	陽台燈
⊗	室Ⓛ燈
P	緊急押扣
Ⓛ	一般插座
Ⓜ	洗衣機, 衣機
Ⓛ	碗機單連插座
Ⓜ	馬桶單連插座
Ⓛ	洗碗機單連插座
Ⓛ	抽油煙機單連插座
Ⓛ	冰箱單連插座
Ⓛ	廚房單連專插
Ⓛ	洗手台雙連插座
Ⓛ	緊急電源插座
Ⓛ	鹵素爐專用插座
Ⓛ	空調電源出線口
Ⓜ	瓦斯遮斷閥電源出線口
Ⓛ	對講子機
Ⓛ	保全/對講主機
Ⓛ	瓦斯偵測器
S	單切螢光開關
S	三路螢光開關
S	開關(主浴廁用)
S	全熱交換器開關
Ⓜ	磁簧開關(配合門窗)
S	延遲開關
Ⓛ	各Ⓛ智能箱
Ⓛ	資訊插座
Ⓛ	電視插座
Ⓛ	電話插座
Ⓜ	洗衣機長頸龍頭
Ⓜ	長頸龍頭
∞	空調排水孔
Ⓜ	浴室, 陽台(防臭型附存水彎)
Ⓜ	洗衣機排水口
H	熱水器(預留冷熱水出口)
E	緊急照明壁掛式
▲	自動撒水頭(側噴式)
S	偵煙型感知器(附確認燈)
○	定型感知器(附確認燈)
◆	自動撒水頭
■	預留穿?孔
Ⓛ	緊急廣播(?頂或吸頂)

美河市 水電配置圖(無家具) SCALE:1/60

Yu-Photon design 御風堂國際創意空間設計公司 TEL:02-29905468 FAX:02-22768424	工程名稱 PROJECT 美河市蔡公館 水電配置圖(無家具)	比例尺 SCALE SCALE:1/60	設計 DESIGNED BY JOHNSON	核准 APPROVED BY (Blank)	業務號碼 JOB NO. (Blank)	說明 (Blank)	圖號 DRAWING NO. (Blank)
	圖面名稱 DRAWING TITLE (Blank)	日期 DATE 20100225	繪圖 DRAWN BY (Blank)	核對 CHECKED BY (Blank)	圖號 DRAWING NO. (Blank)		

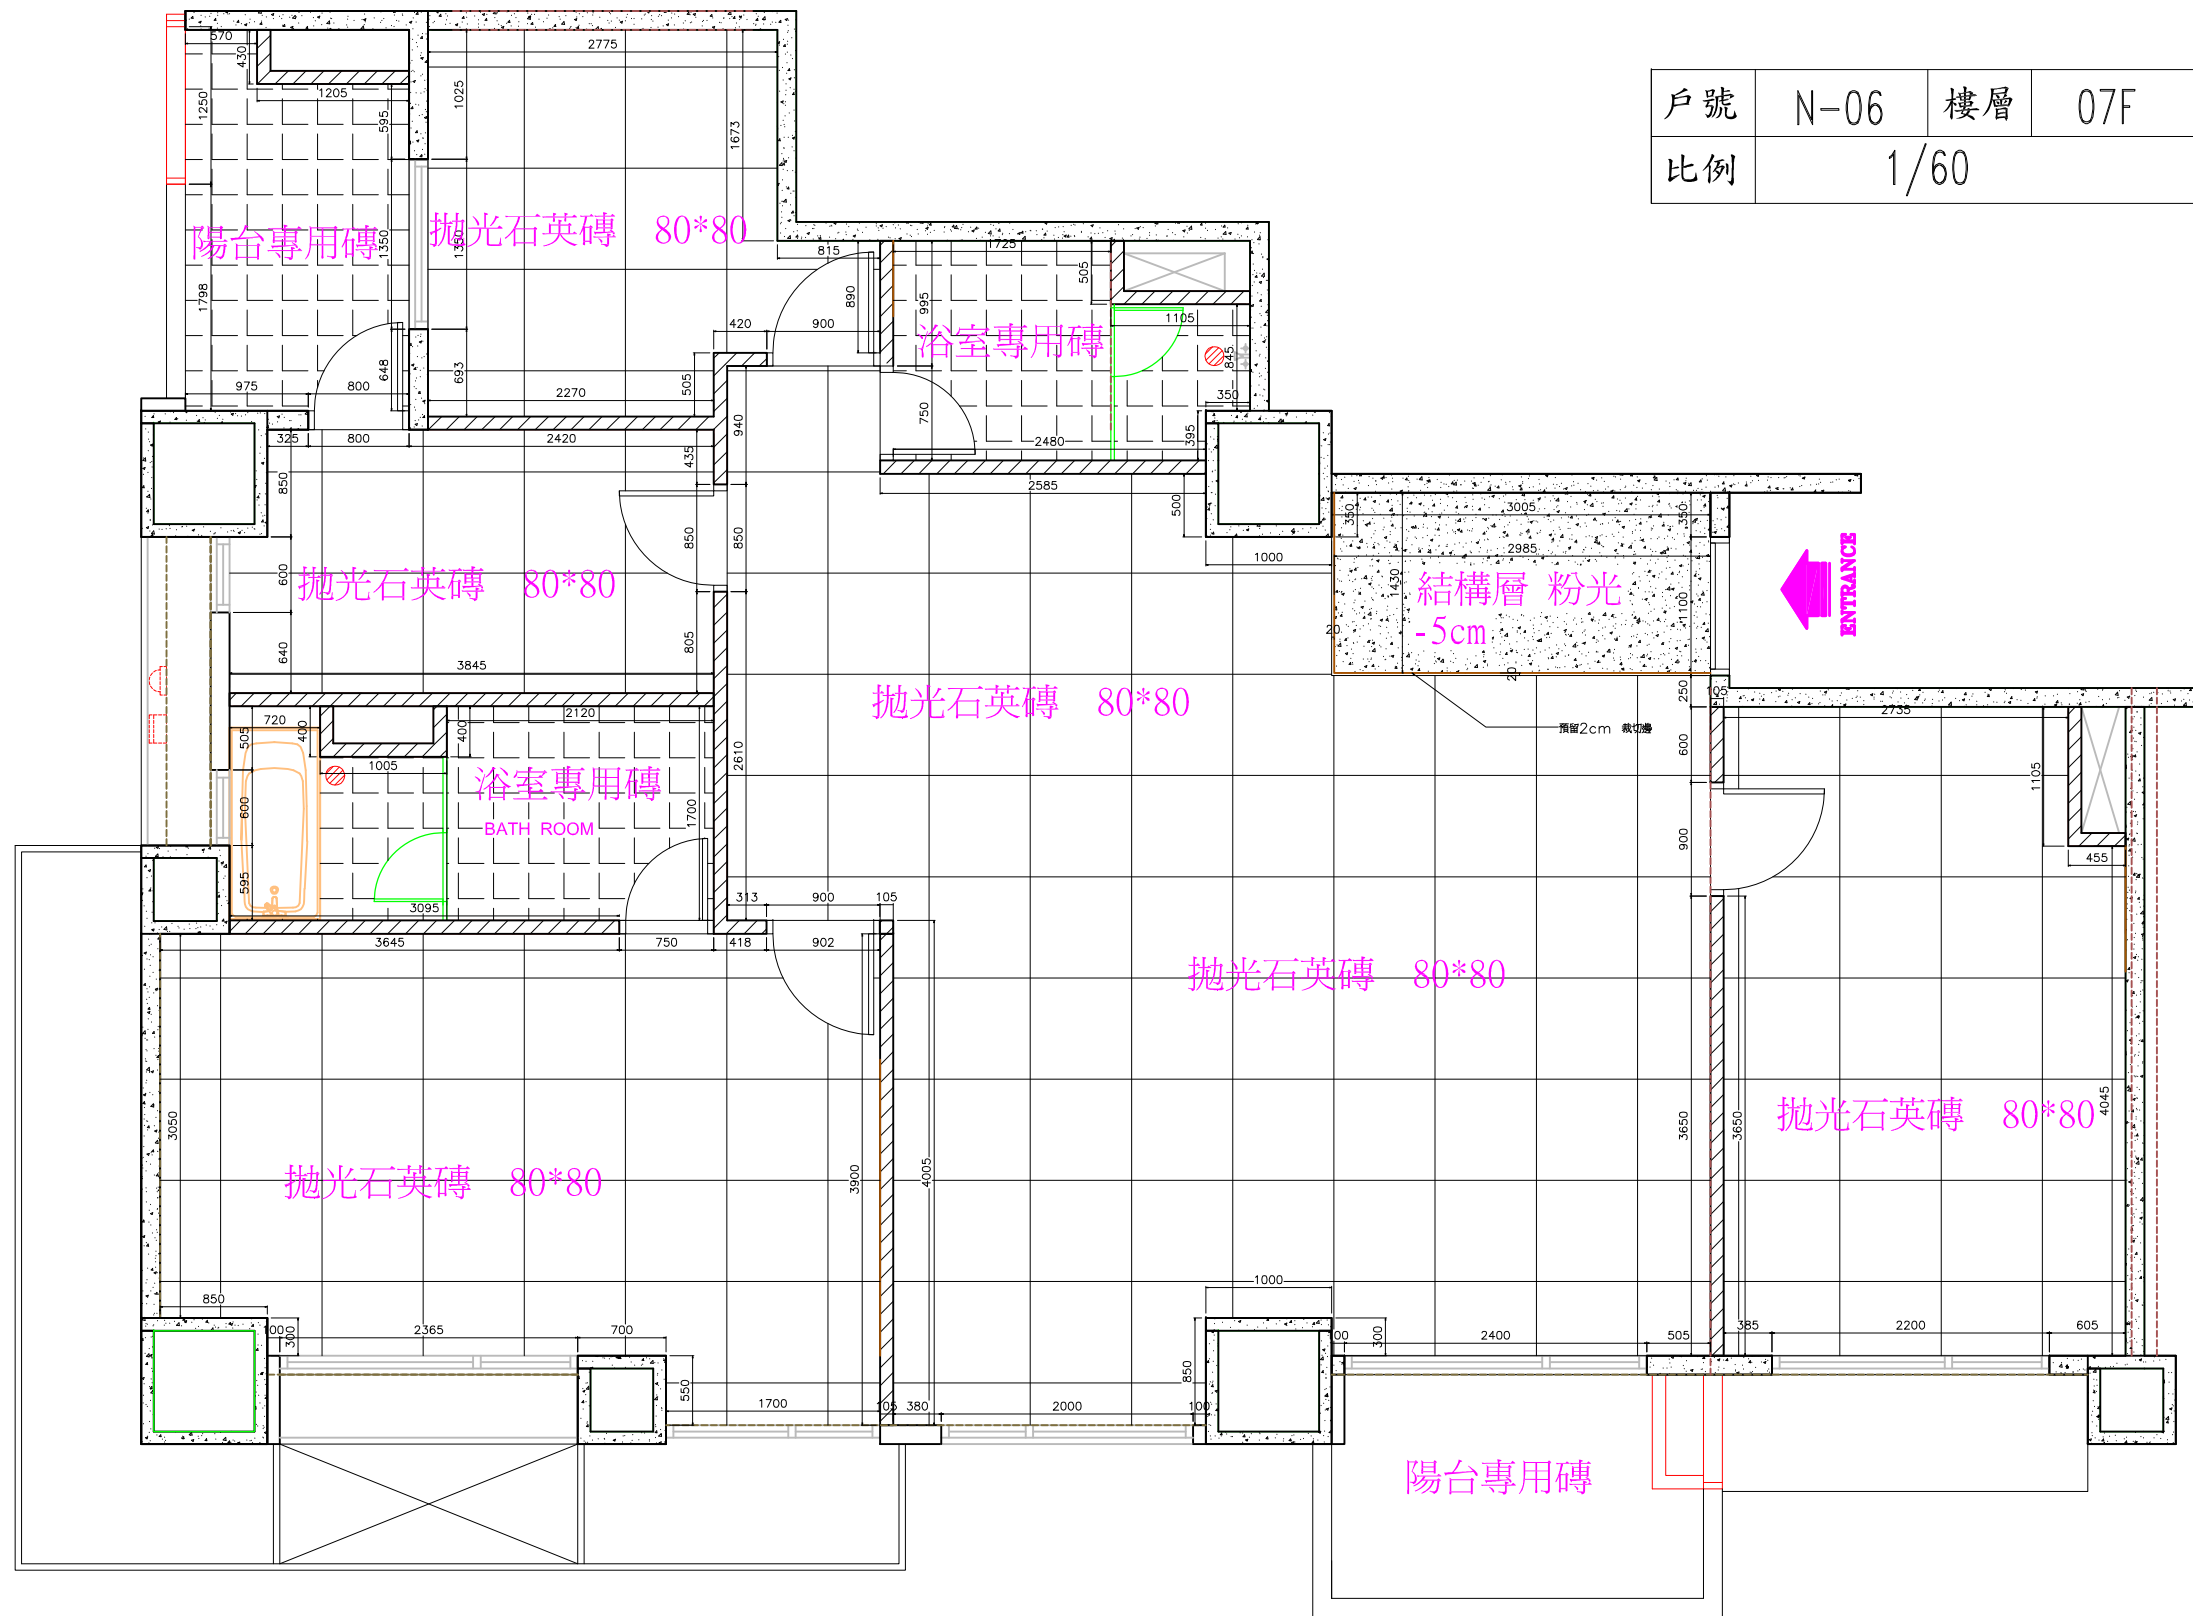

戶號	N-06	樓層	07F
比例	1/60		

符號	設備名稱
⏏	電燈配(分)電箱
F	浴廁排風(客廳廁所用)
F	多功能浴廁排風(主臥房用)
⓪	電動窗簾出線口(配合窗)
Ⓜ	全熱交換器出線口(頂板)
☀	陽台燈
⊗	室Q燈
Ⓟ	緊急押扣
Ⓜ	一般插座
Ⓜ	洗衣機,衣機
Ⓜ	碗機單連插座
Ⓜ	馬桶單連插座
Ⓜ	洗碗機單連插座
Ⓜ	抽油煙機單連插座
Ⓜ	冰箱單連插座
Ⓜ	廚房單連插座
Ⓜ	洗手台雙連插座
Ⓜ	緊急電源插座
Ⓜ	鹵素爐專用插座
Ⓜ	空調電源出線口
Ⓜ	瓦斯遮斷閥電源出線口
Ⓜ	對講子機
Ⓜ	保全/對講主機
Ⓜ	瓦斯偵測器
S	單切螢光開關
S	三路螢光開關
S	開關(主浴廁用)
S	全熱交換器開關
Ⓜ	磁簧開關(配合門窗)
S	延遲開關
Ⓜ	各G智能箱
Ⓜ	資訊插座
Ⓜ	電視插座
Ⓜ	電話插座
Ⓜ	洗衣機長頸龍頭
Ⓜ	長頸龍頭
Ⓜ	空調排水孔
Ⓜ	浴室,陽台(防臭型附存水彎)
Ⓜ	洗衣機排水口
H	熱水器(預留冷熱水出口)
E	緊急照明壁掛式
▲	自動撒水頭(側噴式)
S	偵煙型感知器(附確認燈)
○	定型感知器(附確認燈)
Ⓜ	自動撒水頭
Ⓜ	預留穿?孔
S	緊急廣播(?頂或吸頂)

美河市 隔間 地鋪圖 SCALE:1/60

Yu-Photon design 御風堂國際創意空間設計公司 TEL:02-29905468 FAX:02-22768424	工程名稱	美河市蔡公館 隔間 地鋪圖	比例尺	SCALE:1/60	設計	JOHNSON	核准	業務號碼	說明	圖號
	圖面名稱		日期	20100225	繪圖		核對	圖號		