

平面配置圖

SCALE:1/60

Yu-Photon design
御風堂室內設計公司
TEL:02-29905468 FAX:02-22768424

工程名稱
PROJECT
圖面名稱
DRAWING TITLE

NY21紐約花園A棟5F
平面配置圖

比例尺
SCALE
日期
DATE

1:60
2010/09/02

設計
DESIGNED BY
繪圖
DRAWN BY

JOHNSON
HEATER


核准
APPROVED BY
校對
CHECKED BY

JOHNSON
HEATER

業務號碼
JOB NO.
圖號
DRAWING NO.

說明


號

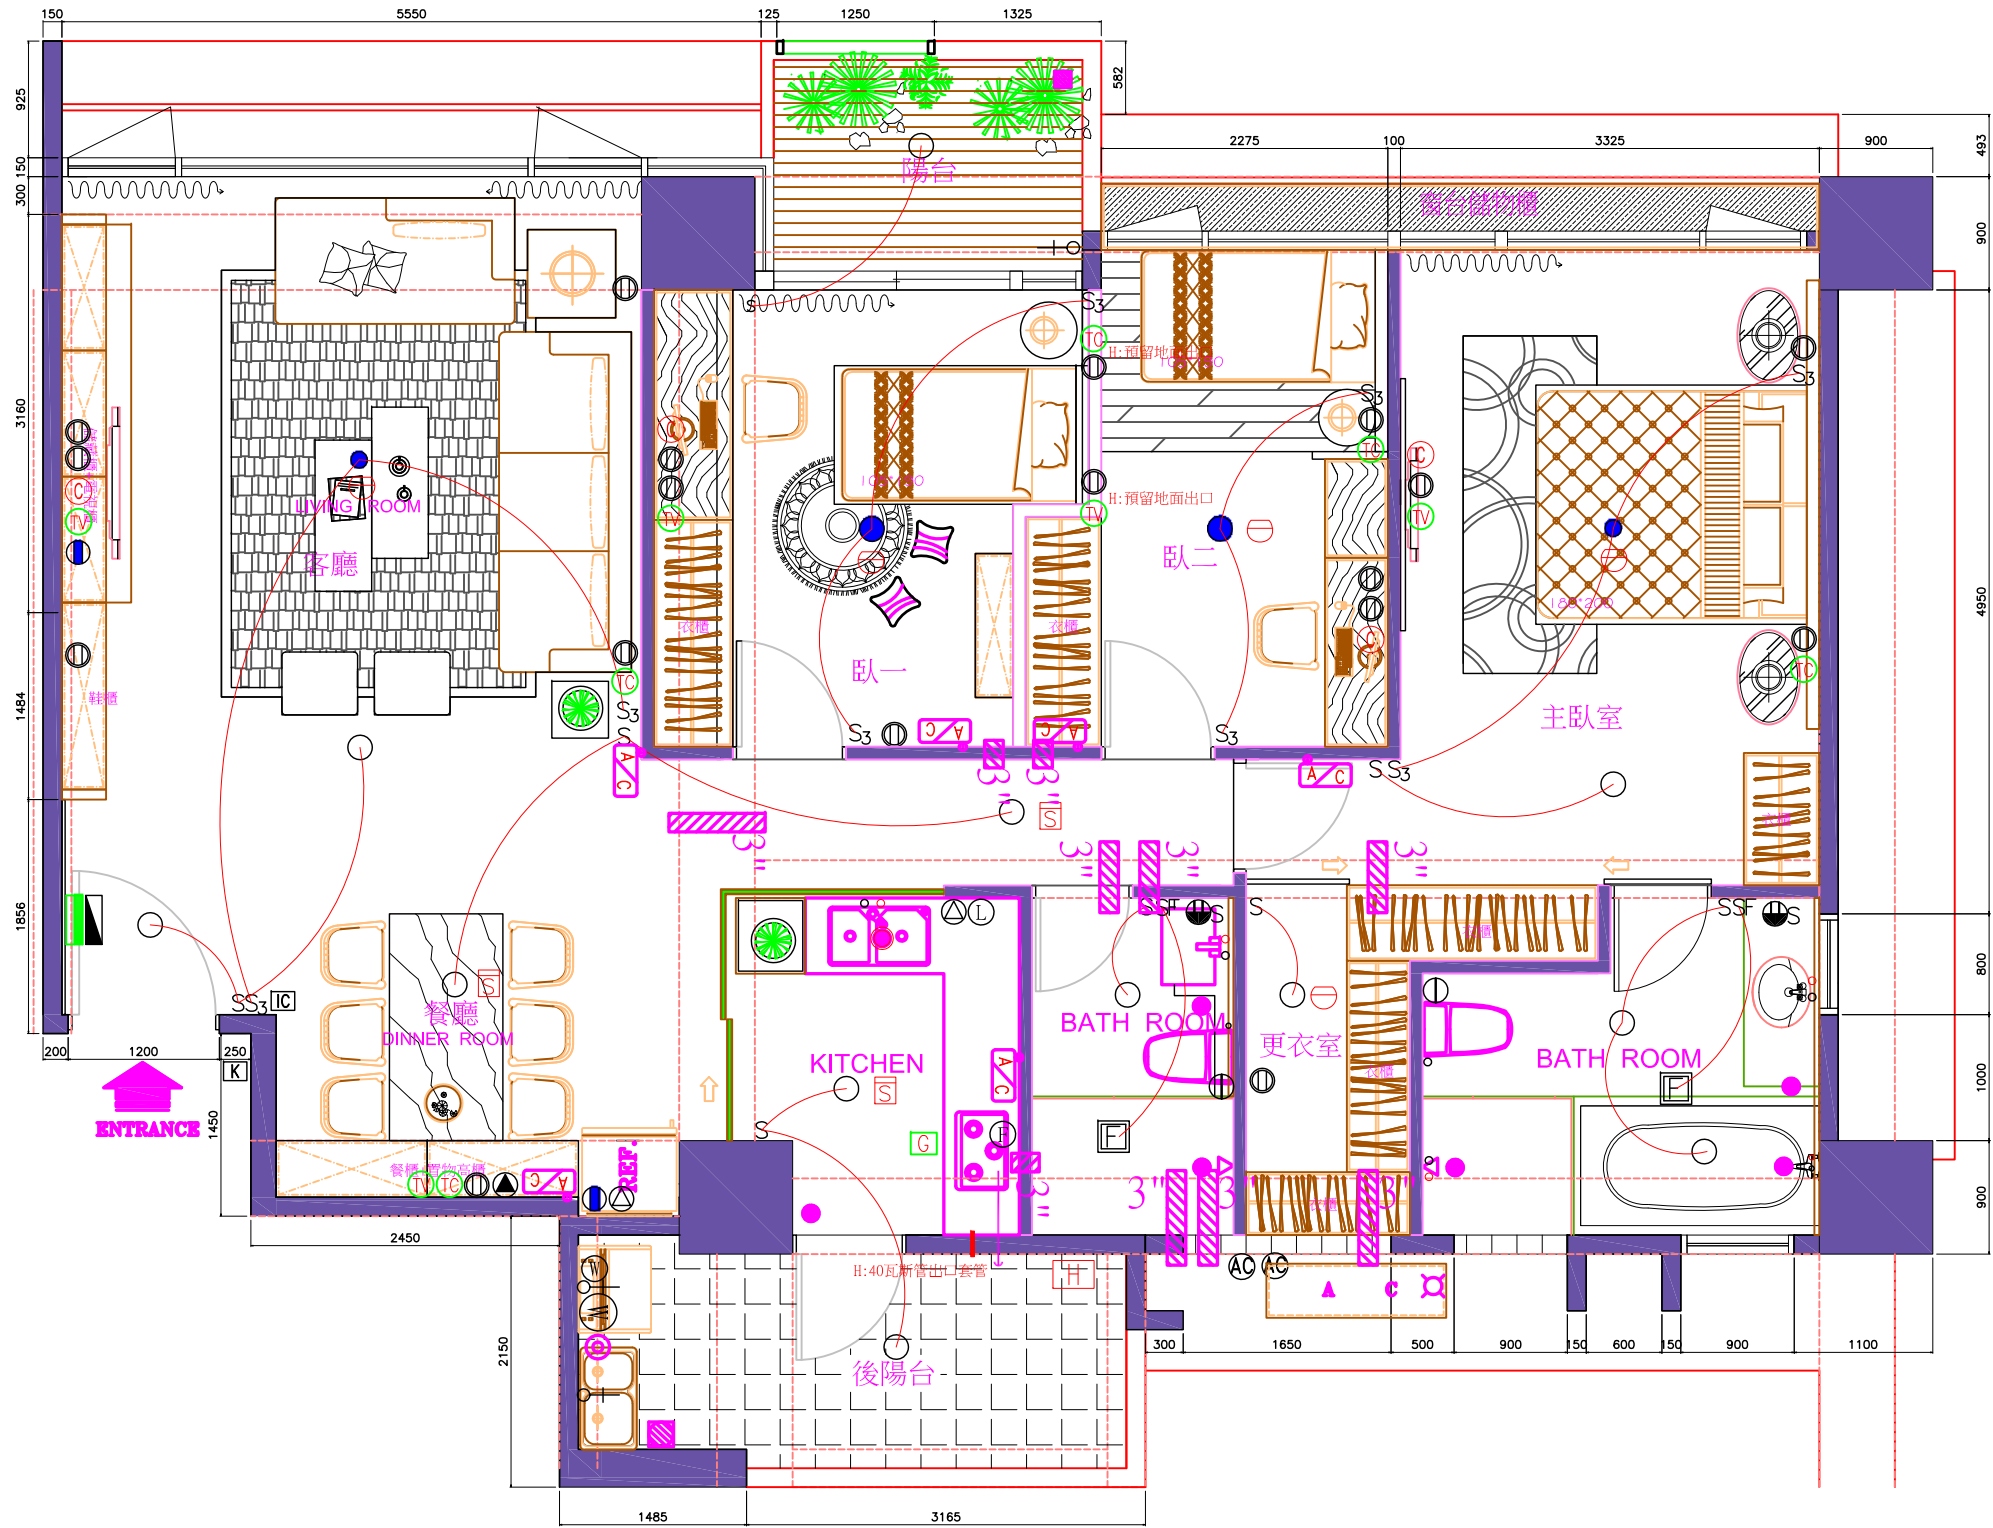

符號	名稱	施工高度 (cm)	備註
■	電源開關箱	H=140	
■	弱電箱	H=35	
○	單切燈出線口	頂版	
○	雙切燈出線口	頂版	
○	浴室抽風機	頂版	
○	浴室乾燥機	頂版	
S	開關	H=120	
S3	三路開關	H=120	
SF	乾燥機面板	H=120	
○	單插座	H=35	
○	雙插座	H=35	
○	臉盆插座	H=120	
○	洗衣機專插	H=120	
○	烤箱專插220V	H=35	
○	抽油煙機專插	H=200	
○	?碗櫃專插 110V	H=200	
○	廚房專插	H=120	
○	緊急插座	H=35	
○	冷氣電源	H=50	
○	對講機	H=140(下?)	
S	求救按鈕	H=120	
○	保全磁簧	門上方5公分	
K	門鈴按鈕	H=120	
○	二合一電話出線口	H=35	
○	電視出線口	H=35	
○	資訊插座	H=35	
○	除霧鏡電源	H=150	
○	燈出口	H=50	
○	緊急照明燈	頂版	
○	緊急出口燈	門上方:H=10	
○	差動式感知器	頂版	
○	偵煙式感知器	頂版	
○	定?式感知器	頂版	
○	瓦斯偵測器	頂版	
○	滅火器		
○	緩降機燈	門上方:H=10	
○	避震緩降機		
○	地板排水		
○	陽台地板排水		
○	室?冷氣排水	版下45,?下45	
○	室外冷氣排水	H=20	
○	水龍頭	H=75	
○	洗衣機給水	H=120	
○	流理台給水	H=40	
○	臉盆給水	H=55	
○	淋浴給水	H=75	
○	浴缸連蓬頭	H=75	
○	降版浴缸給水		
○	馬桶給水	H=20	
○	冷氣套管	版下10公分	
○	抽油煙機套管 6"	依現場尺寸	
○	洗衣機排水	地板	
○	騎樓燈出口		
○	鐵捲門電源		
○	電熱水器電源及出水口	頂板下	
○	鐵捲門磁簧		
○	預留廚房水槽排水位置		
○	熱水器(預留冷熱水出口)		

水電圖
SCALE:1/60



Yu-Photon design 御風堂室內設計公司 TEL:02-29905468 FAX:02-22768424	工程名稱 <small>PROJECT</small> NY21紐約花園A棟5F	比例尺 <small>SCALE</small> 1:60	設計 <small>DESIGNED BY</small> JOHNSON	核准 <small>APPROVED BY</small> HEATER	業務號碼 <small>JOB NO.</small> 	說明 	號
	圖面名稱 <small>DRAWING TITLE</small> 水電圖	日期 <small>DATE</small> 2010/09/02	繪圖 <small>DRAWN BY</small> HEATER	校對 <small>CHECKED BY</small> 	圖號 <small>DRAWING NO.</small> 		

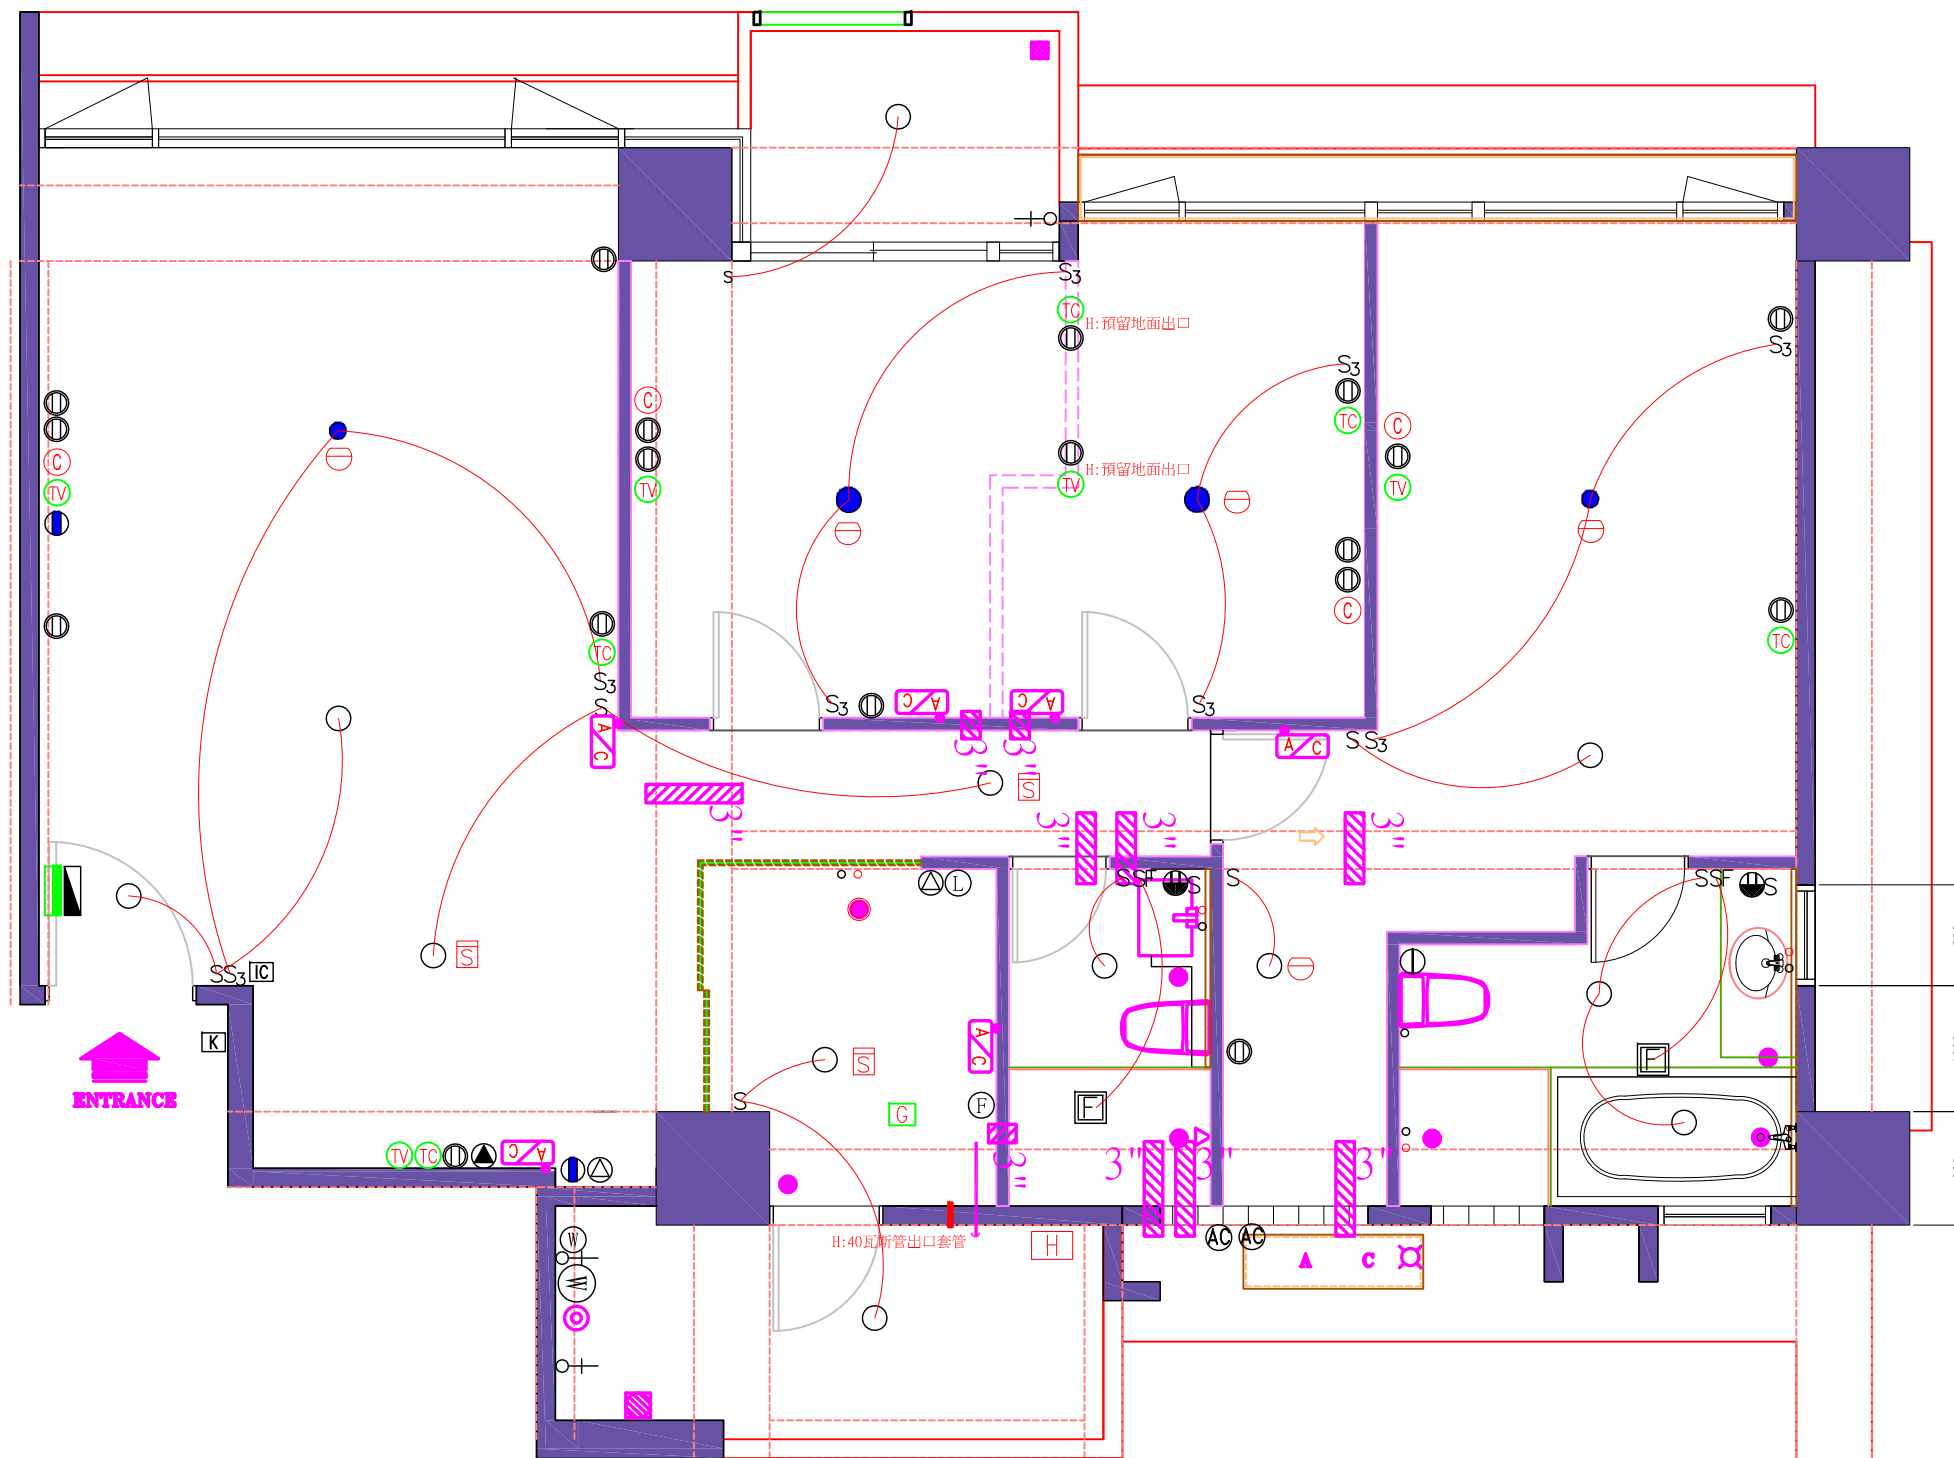

符號	名稱	施工高度 (cm)	備註
■	電源開關箱	H=140	
■	弱電箱	H=35	
○	單切燈出線口	頂版	
●	雙切燈出線口	頂版	
□	浴室抽風機	頂版	
□	浴室乾燥機	頂版	
S	開關	H=120	
S3	三路開關	H=120	
SF	乾燥機面板	H=120	
⊖	單插座	H=35	
⊕	雙插座	H=35	
⊖	臉盆插座	H=120	
⊖	洗衣機專插	H=120	
⊖	烤箱專插220V	H=35	
⊖	抽油煙機專插	H=200	
⊖	?碗櫃專插 110V	H=200	
⊖	廚房專插	H=120	
⊖	緊急插座	H=35	
⊖	冷氣電源	H=50	
⊖	對講機	H=140(下?)	
S	求救按鈕	H=120	
●	保全磁簧	門上方5公分	
K	門鈴按鈕	H=120	
TC	二合一電話出線口	H=35	
TV	電視出線口	H=35	
C	資訊插座	H=35	
⊖	除霧鏡電源	H=150	
⊖	燈出口	H=50	
⊖	緊急照明燈	頂版	
⊖	緊急出口燈	門上方:H=10	
⊖	差動式感知器	頂版	
⊖	偵煙式感知器	頂版	
⊖	定?式感知器	頂版	
⊖	瓦斯偵測器	頂版	
⊖	滅火器		
⊖	緩降機燈	門上方:H=10	
⊖	避難緩降機		
●	地板排水		
■	陽台地板排水		
AC	室?冷氣排水	版下45,?下45	
AC	室外冷氣排水	H=20	
+	水龍頭	H=75	
⊖	洗衣機給水	H=120	
○	流理台給水	H=40	
○	臉盆給水	H=55	
○	淋浴給水	H=75	
○	浴缸連蓬頭	H=75	
○	降版浴缸給水		
○	馬桶給水	H=20	
■	冷氣套管	版下10公分	
←	抽油煙機套管 6"	依現場尺寸	
⊖	洗衣機排水	地板	
⊖	騎樓燈出口		
⊖	鐵捲門電源		
⊖	電熱水器電源及出水口	頂板下	
KA	鐵捲門磁簧		
●	預留廚房水槽排水位置		
H	熱水器(預留冷熱水出口)		

水電圖(無家具) SCALE:1/60

Yu-Photon design 御風堂室內設計公司 TEL:02-29905468 FAX:02-22768424	工程名稱 PROJECT	NY21紐約花園A棟5F	比例尺 SCALE	1:60	設計 DESIGNED BY	JOHNSON	核准 APPROVED BY	業務號碼 JOB NO.	說明	號
	圖面名稱 DRAWING TITLE	水電圖	日期 DATE	2010/09/02	繪圖 DRAWN BY	HEATER	校對 CHECKED BY	圖號 DRAWING NO.		

 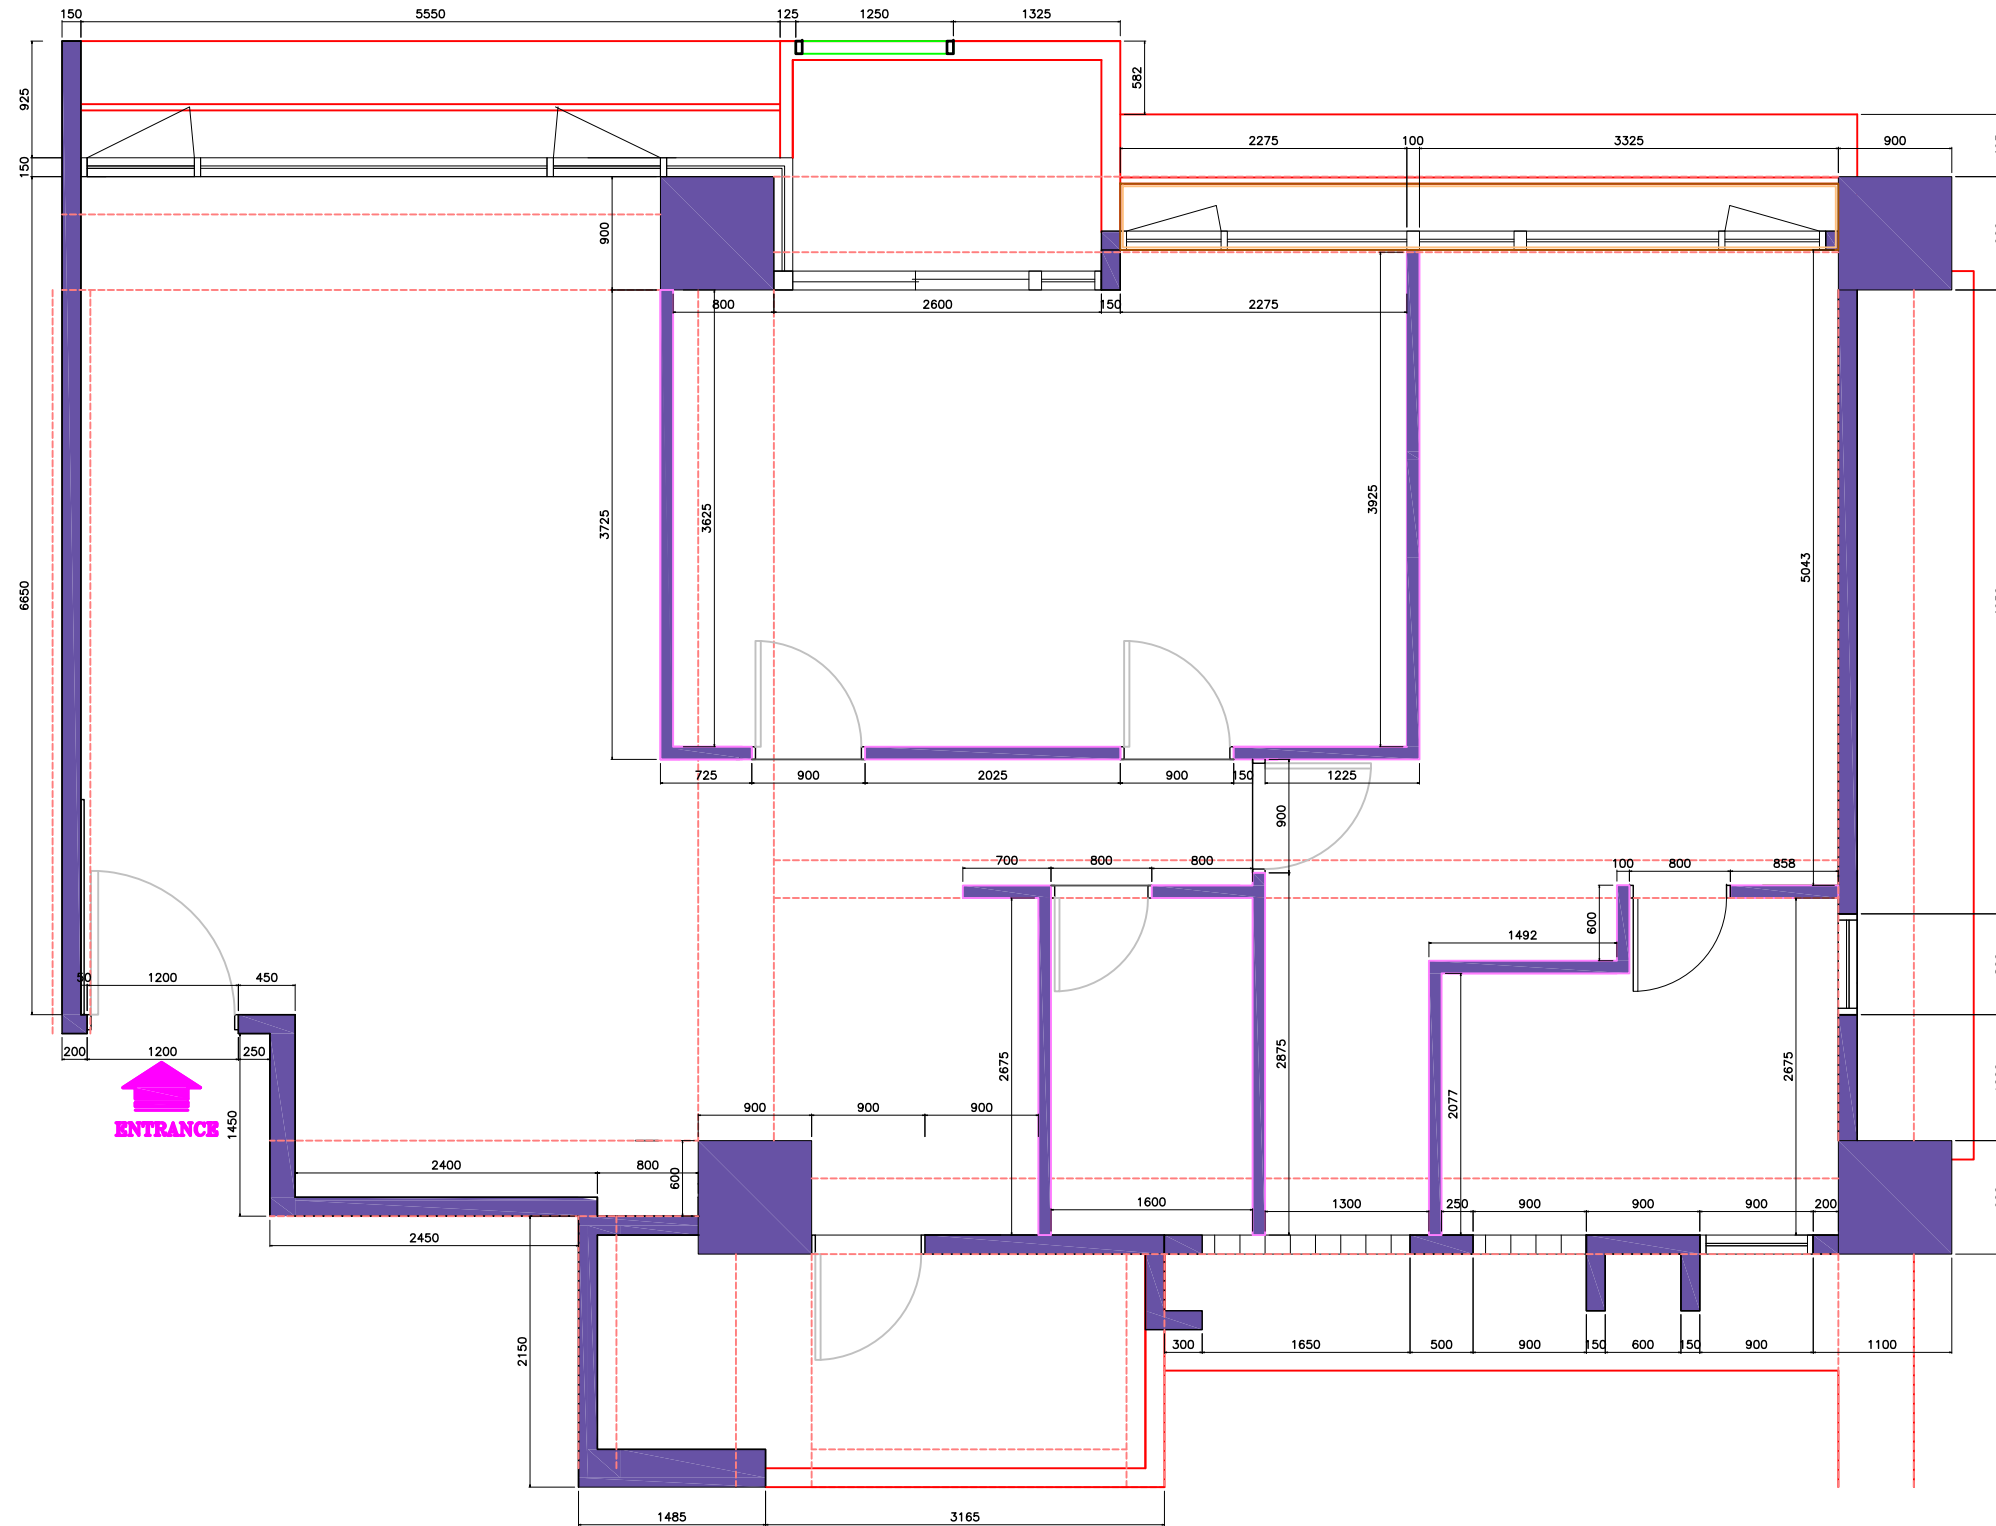

隔間尺寸圖

SCALE:1/60

Yu-Photon design
御風堂室內設計公司
TEL:02-29905468 FAX:02-22768424

工程名稱
PROJECT

NY21紐約花園A棟5F

比例尺
SCALE

1:60

設計
DESIGNED BY

JOHNSON

核准
APPROVED BY

業務號碼
JOB NO.

說

■

圖面名稱
DRAWING TITLE

隔間尺寸圖

日期
DATE

2010/09/02

繪圖
DRAWN BY


HEATER

校對
CHECKED BY

圖號
DRAWING NO.

明

號

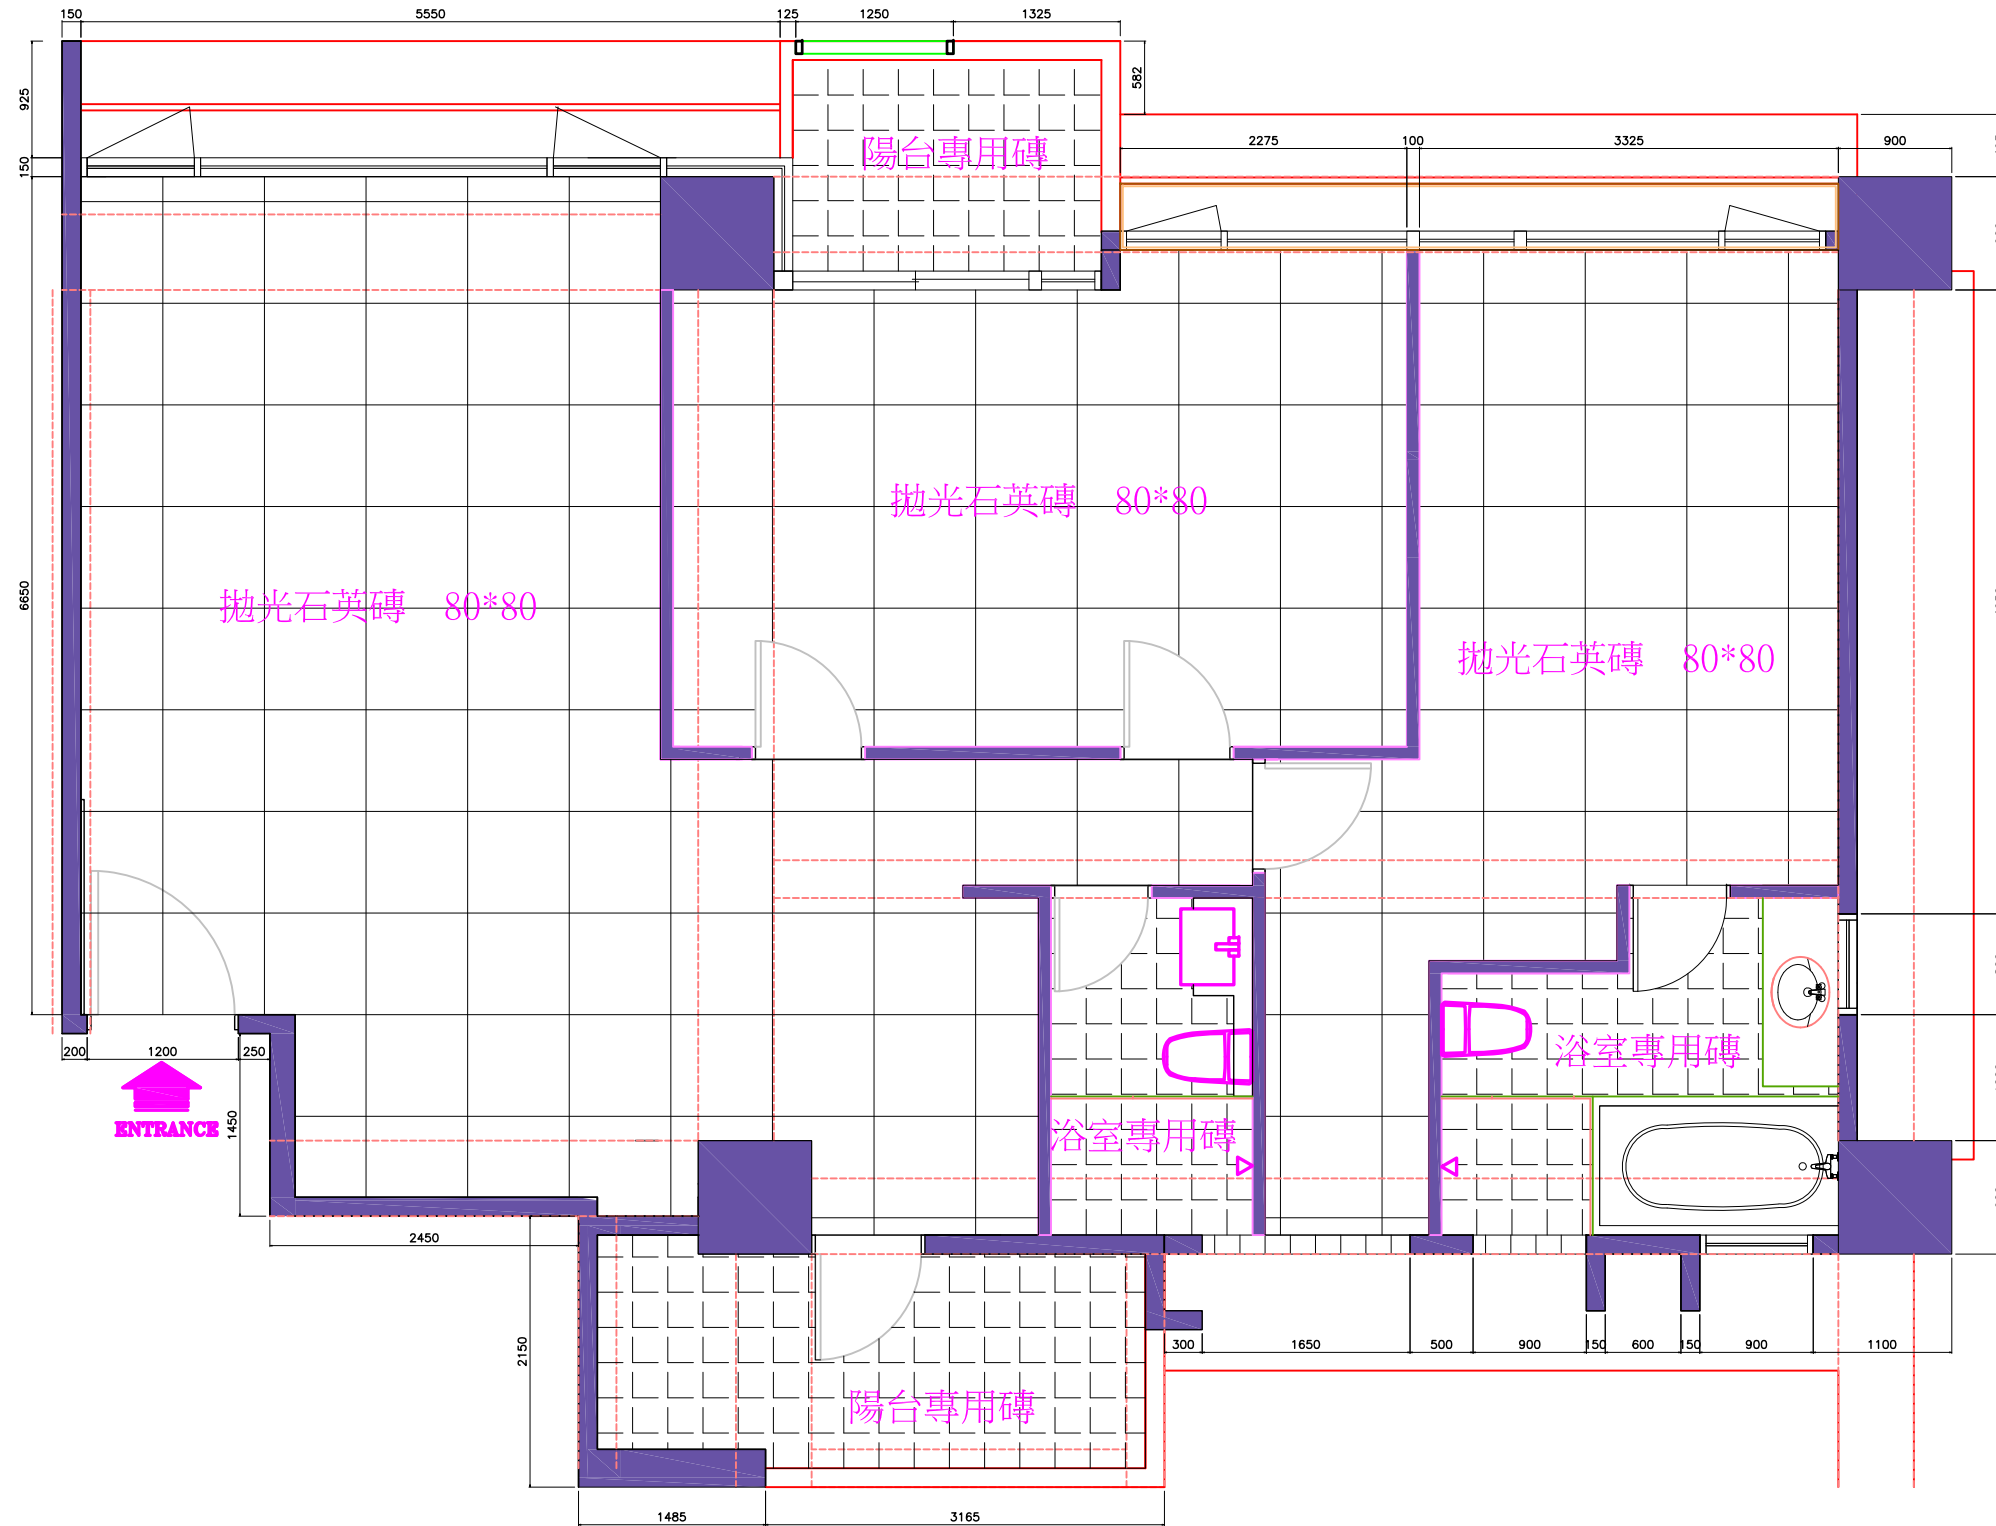

地鋪配置圖

SCALE:1/60

Yu-Photon design
御風堂室內設計公司
TEL:02-29905468 FAX:02-22768424

工程名稱
PROJECT

NY21紐約花園A棟5F

比例尺
SCALE

1:60

設計
DESIGNED BY

JOHNSON

核准
APPROVED BY

業務號碼
JOB NO.

說

■

圖面名稱
DRAWING TITLE

地鋪配置圖

日期
DATE

2010/09/02

繪圖
DRAWN BY

HEATER

校對
CHECKED BY

圖號
DRAWING NO.

明

號